


+GT - ZAMONTOWAĆ GŁOWICĘ TERMOSTATYCZNĄ

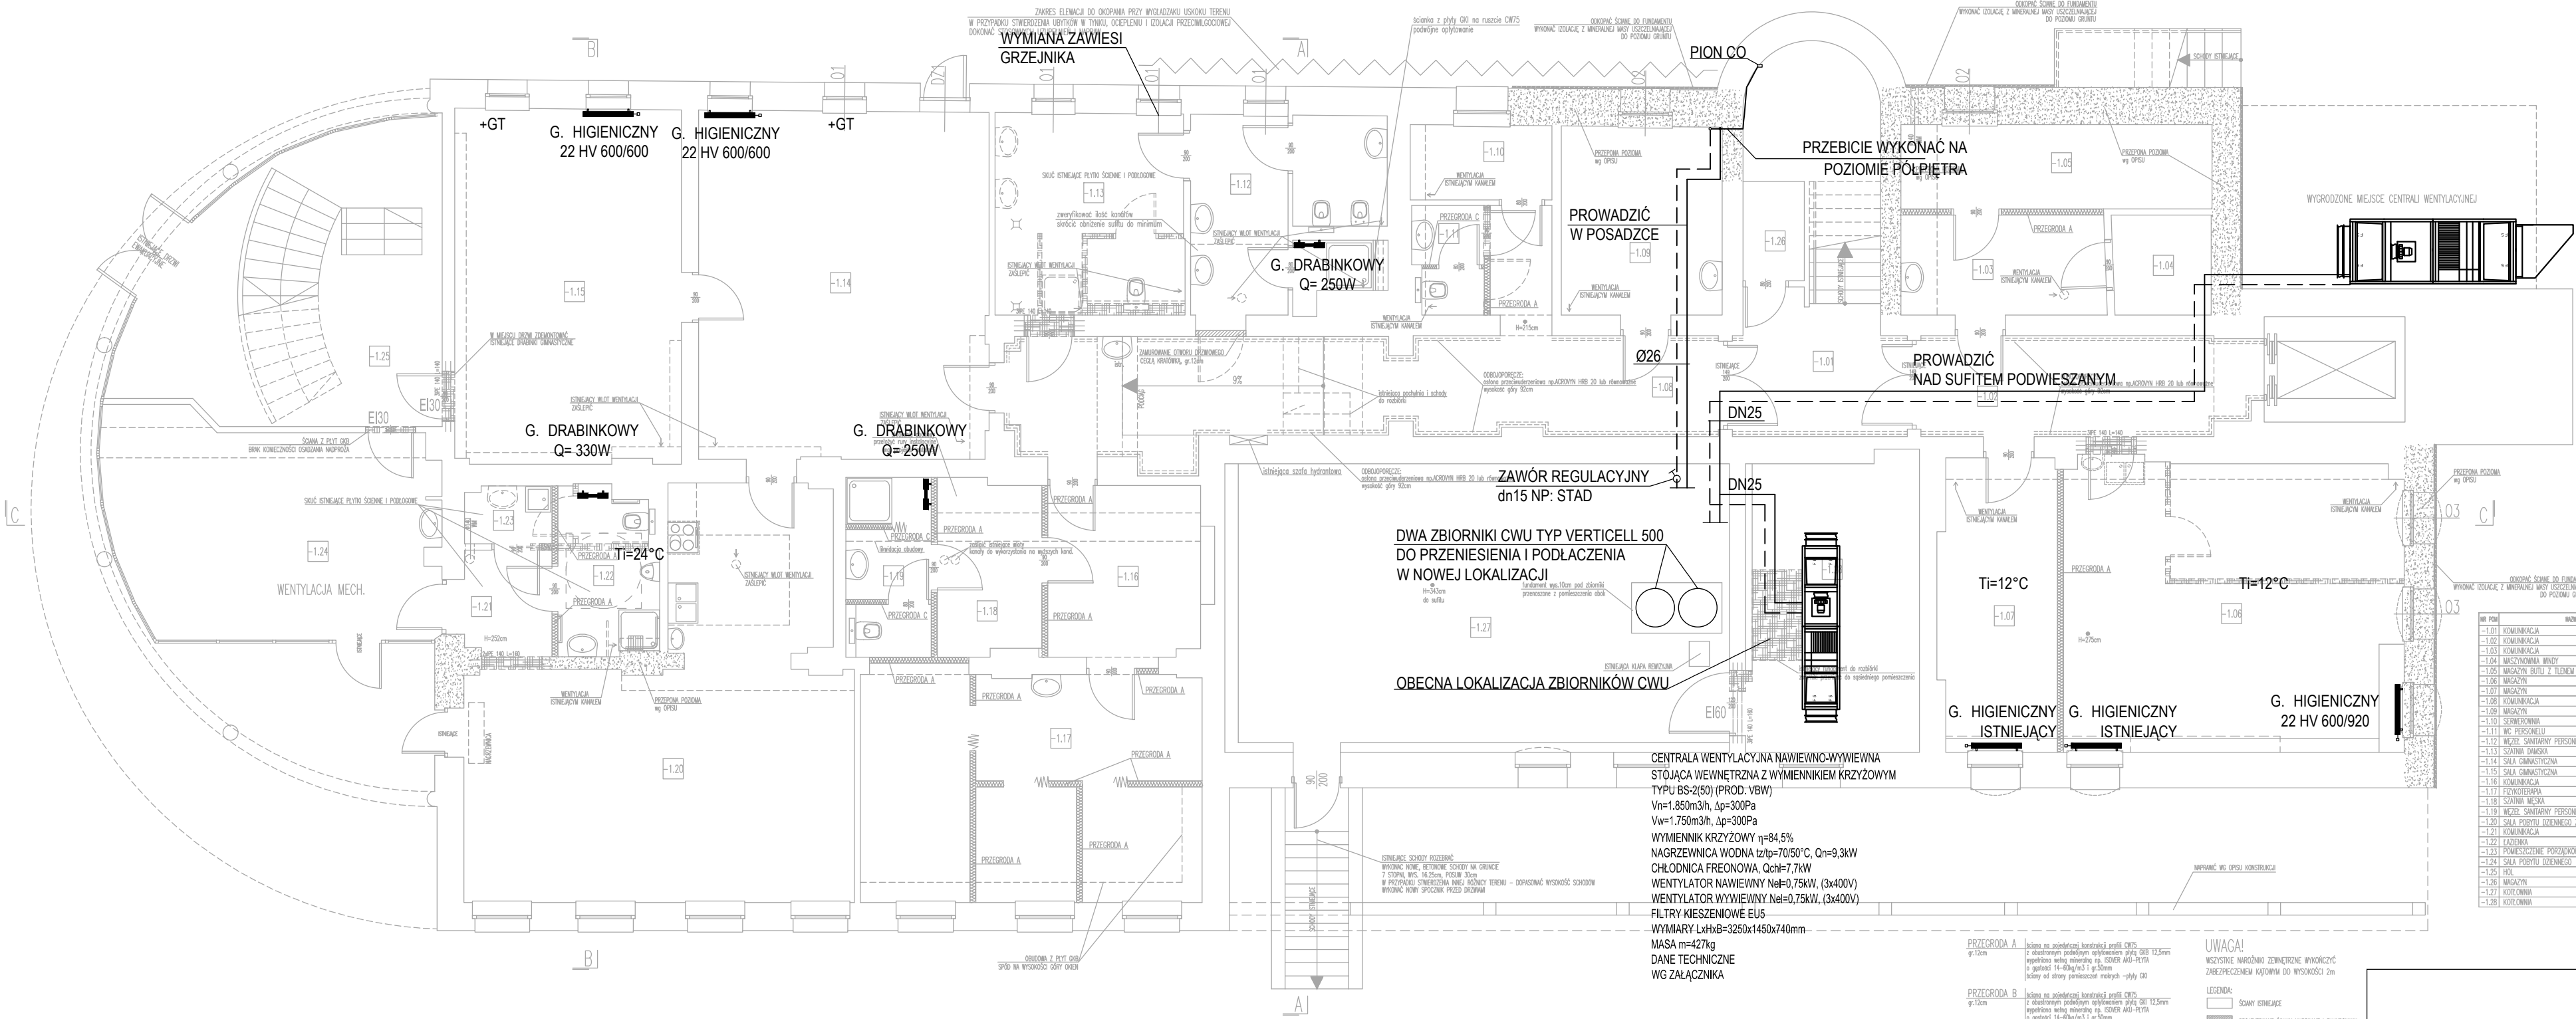

CENTRALA WENTYLACYJNA NAWIEWNO-WYWIEWNA
STOJĄCA ZEWNĘTRZNA Z WYMIENNIKIEM KRZYŻOWYM
TYPU BD-3BIS(50) (PROD. VBW)
Vn=3.780m³/h, Δp=300Pa
Vw=3.240m³/h, Δp=300Pa
WYMIENNIK KRZYŻOWY η=82,3%
NAGRZEWNICA WODNA + GLIKOL ETYLENOWY 35%
t_z/t_p=70/50°C, Q_n=19,4kW
CHŁODNICA FREONOWA, Q_{ch}=15,4kW
WENTYLATOR NAWIEWNY Ne=1,1kW, (3x400V)
WENTYLATOR WYWIEWNY Ne=1,1kW, (3x400V)
FILTRY KIESZENIOWE EU5
WYMIARY LxHxB=3300x1470x1290mm
MASA m=546kg
DANE TECHNICZNE
WG ZAŁĄCZNIKA

NR POM	NAZWA POMIESZCZENIA	POM. [m ²]
-1.01	KOMUNIKACJA	9,1
-1.02	KOMUNIKACJA	13,2
-1.03	KOMUNIKACJA	8,1
-1.04	MASZYNOWNIA WINDY	3,9
-1.05	MAGAZYN BUTLI Z TLENEM	10,4
-1.06	MAGAZYN	36,7
-1.07	MAGAZYN	13,5
-1.08	KOMUNIKACJA	32,6
-1.09	MAGAZYN	12,0
-1.10	SPIRACJOWNIA	4,2
-1.11	WC PERSONELU	2,9
-1.12	WIEŻEL SANITARNY PERSONELU	14,3
-1.13	SZALNIA DAMSKA	15,1
-1.14	SALA GIMNASTYCZNA	39,9
-1.15	SALA GIMNASTYCZNA	31,8
-1.16	KOMUNIKACJA	10,6
-1.17	PIKNIOTERAPIA	30,1
-1.18	SZALNIA MĘSKA	7,1
-1.19	WIEŻEL SANITARNY PERSONELU	5,7
-1.20	SALA PORTYTU DZIENNEGO Z ANEKSEM KUCHENNĄ	47,5
-1.21	KOMUNIKACJA	3,6
-1.22	ŁAZIENKA	6,3
-1.23	POMIESZCZENIE PRACOWNICZE	1,9
-1.24	SALA PORTYTU DZIENNEGO	27,5
-1.25	HOL	33,5
-1.26	MAGAZYN	2,4
-1.27	KOTŁOWNIA	54,4
-1.28	KOTŁOWNIA	20,1
		497,9

CENTRALA WENTYLACYJNA NAWIEWNO-WYWIEWNA
STOJĄCA WEWNĘTRZNA Z WYMIENNIKIEM KRZYŻOWYM
TYPU BS-2(50) (PROD. VBW)
Vn=1.850m³/h, Δp=300Pa
Vw=1.750m³/h, Δp=300Pa
WYMIENNIK KRZYŻOWY η=84,5%
NAGRZEWNICA WODNA t_z/t_p=70/50°C, Q_n=9,3kW
CHŁODNICA FREONOWA, Q_{ch}=7,7kW
WENTYLATOR NAWIEWNY Ne=0,75kW, (3x400V)
WENTYLATOR WYWIEWNY Ne=0,75kW, (3x400V)
FILTRY KIESZENIOWE EU5
WYMIARY LxHxB=3250x1450x740mm
MASA m=427kg
DANE TECHNICZNE
WG ZAŁĄCZNIKA

UWAGA!

WSZYSTKIE NARZĘDZIA ZEWNĘTRZNE WYKONCZYĆ
ZABEZPIECZENIEM KĄTOWYM DO WYSOKOŚCI 2m

LEGENDA:

ŚCIANY ISTNIEJĄCE

PROJEKTOWANE ŚCIANY MURARNE I ZWIĘRNIARNA

PROJEKTOWANE ŚCIANY W ZABUDOWIE LEWIEJ

WYBUDOWA

ARCHITEKTONICZNA
PRACOWNIA PROJEKTOWA

TOMASZ DROŻYŃSKI

ul.Konarska 18 , 61-041 Poznań , tel./fax 8708 614, 0601 87 51 57

INWESTOR: Lubuski Szpital Specjalistyczny Pulmonologiczno-Kardiologiczny w Torzymiu Spółka z o.o.
ul. Wojska Polskiego 52, 66-235 Torzym

TEMAT: Przebudowa i remont budynku nr 2 Lubuskiego Szpitala Specjalistycznego w Torzymiu, ul. Wojska Polskiego 52, 66-235 Torzym

RZUT PIWNICY/SUTERENU. INSTALACJA CO I CT

AUTOR: mgr inż. ANDRZEJ BOROWCZYK SPECJALNOŚĆ I NR UPRAWNIEN: SANITARN WKP/0244/POOS/05

SPRAWDZAJĄCY: mgr inż. ANDRZEJ BARNA SANITARN WKP/0034/POOS/03

BRANŻA: SANITARN DATA: 06.2019r. REV: 01 SKALA: 1:100 NR RYS: CO-1